





TÉRREO  
ESCALA: 1/25

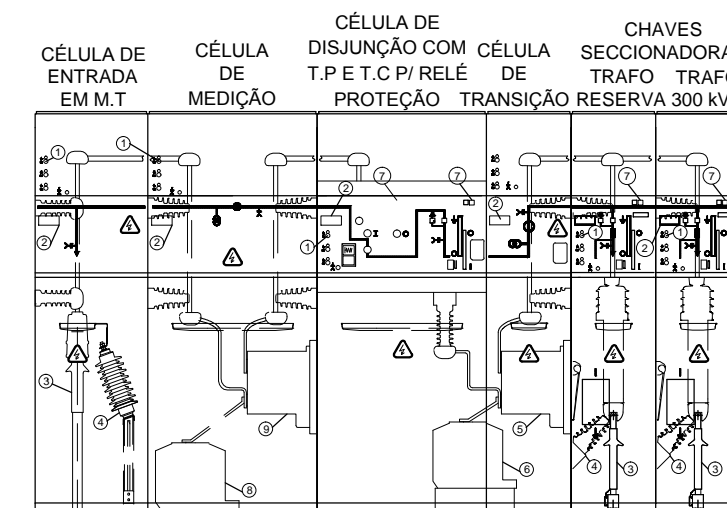

1. SISTEMA INDICADOR DE TENSÃO
2. ETIQUETA DE IDENTIFICAÇÃO
3. MUFLA DE ENTRADA M.T
4. PARA-RÁIO DE DISTRIBUIÇÃO
5. TRANSFORMADOR DE CORRENTE
6. TRANSFORMADOR DE POTENCIAL
7. INDICADOR DE PRESENÇA DE GÁS
8. TRANSFORMADOR DE CORRENTE (FORNECIDO PELA COELBA)
9. TRANSFORMADOR DE POTENCIAL (FORNECIDO PELA COELBA)

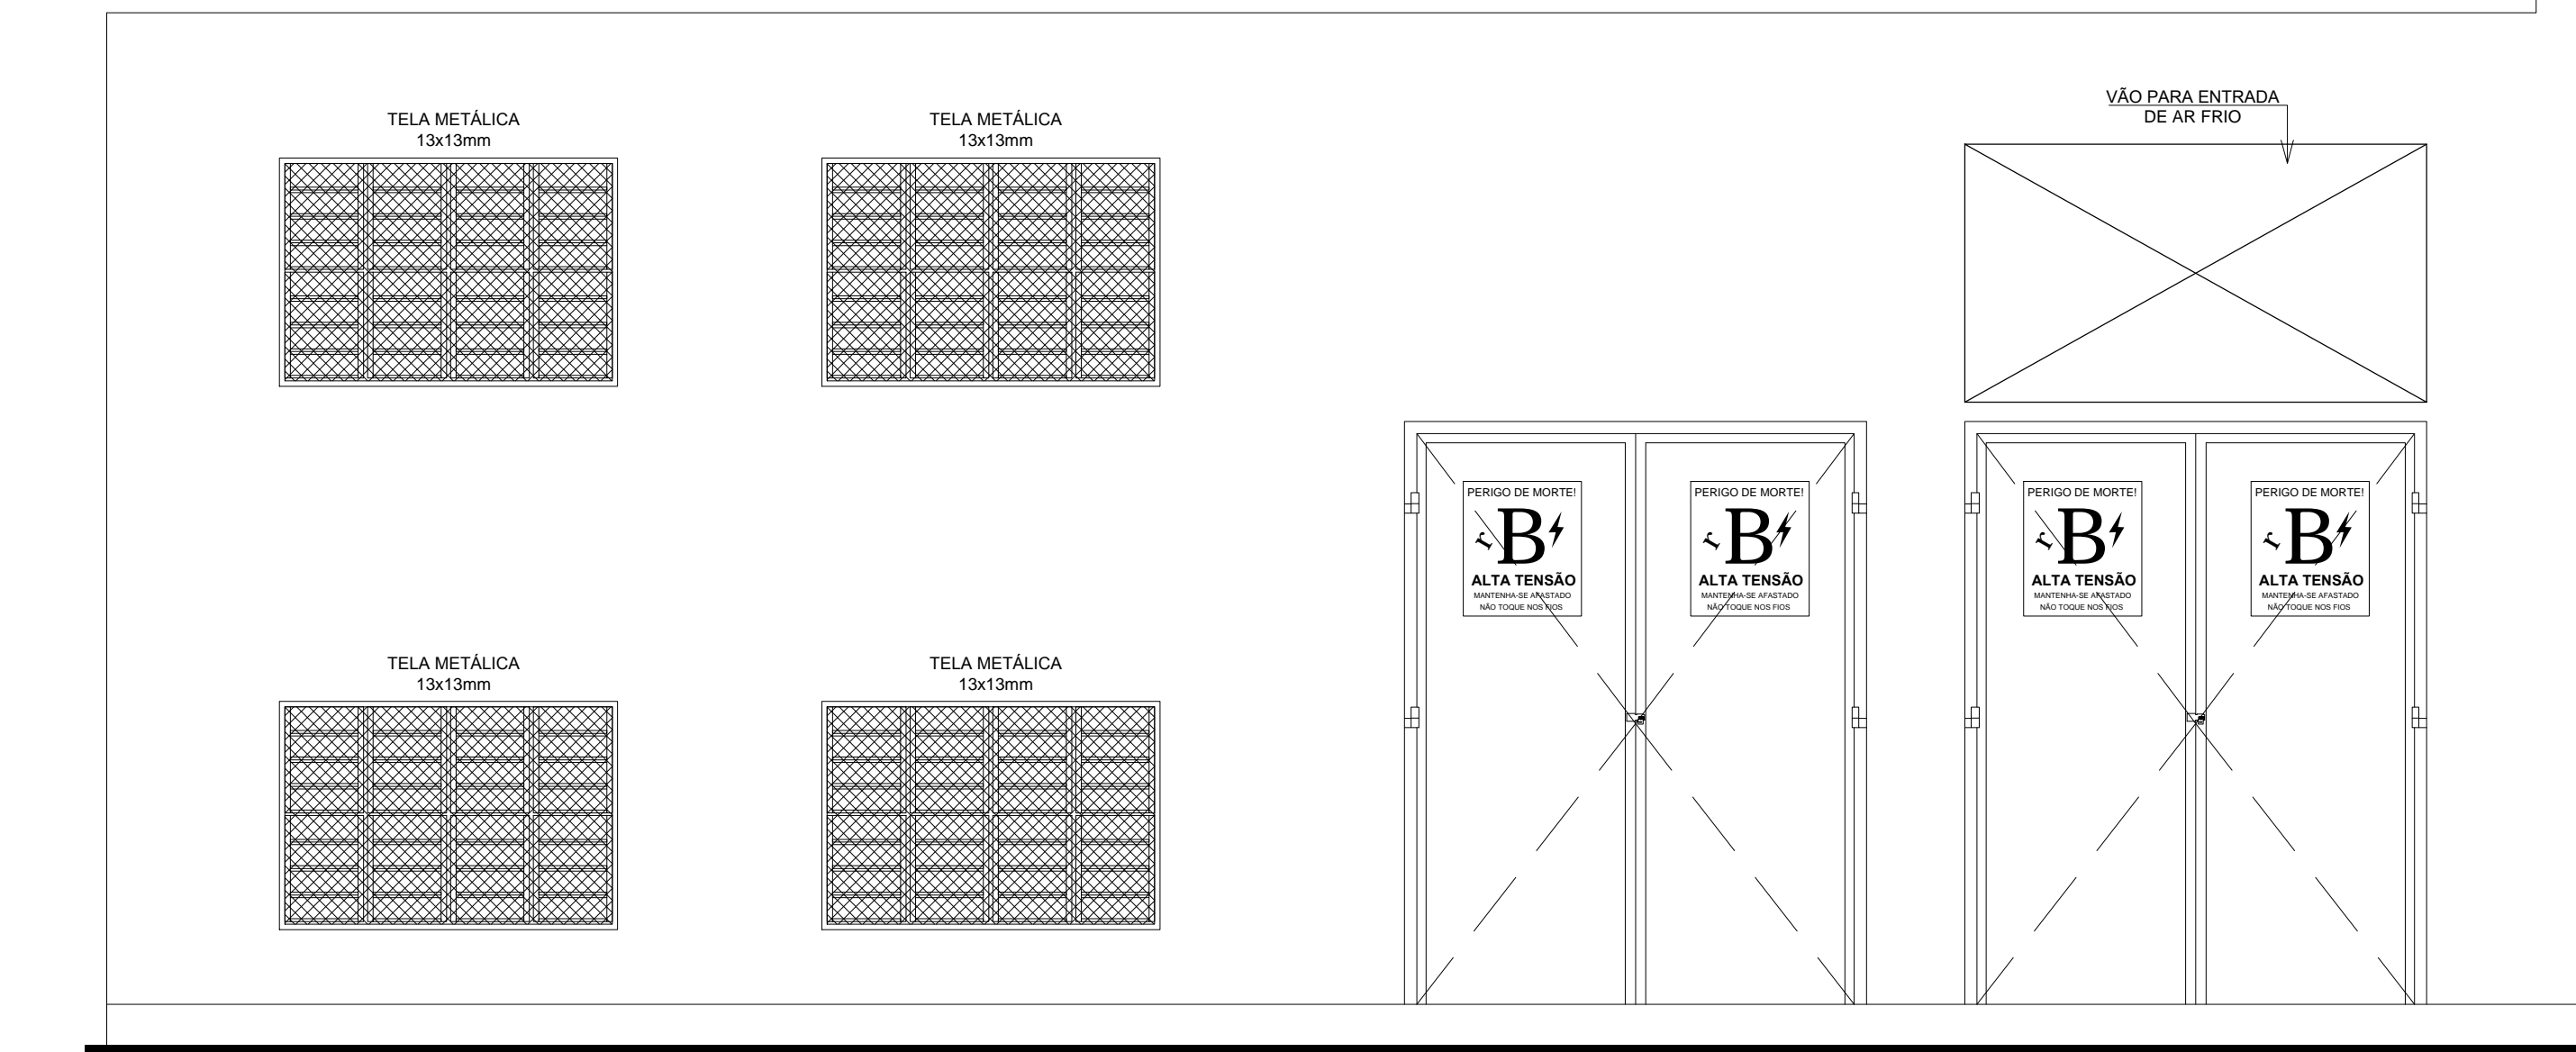

COORDENADOR DE CONTRATO - JOSÉ CARLOS DA ROCHA RNP - 050069923-3

RESPONSÁVEL TÉCNICO - MAYRTHON JÚNIOR RNP - 060191712-0

ENGENHEIRO - IGOR SÁ RNP - 061038361-2

ALTERAÇÕES:			
03			
02			
01			
NÚMERO	DATA	RESPONS.	TIPO E LOCAL DA ALTERAÇÃO

<p>LOGOMARCA EMPRESA:</p>	<p>COORDENADOR DE CONTRATO - JOSÉ CARLOS RESPONSÁVEL TÉCNICO - MAYRTHON JÚNIOR ENGENHEIRO - IGOR SÁ</p>
---	---

UNIVERSIDADE FEDERAL DA BAHIA

COORDENADORA DE PLANEJAMENTO, PROJETO E OBRAS - ARQ. MÁRCIA ELIZABETH PINHEIRO CAU - A21359-4  
CHEFE DO NÚCLEO DE PROJETOS - ARQ. ROSANA DE LEO CAU - A18234-6

NOME DO PRODUTO:	
CIENAM - MÓDULO 3	
LOCAL:	CIDADE:
CAMPUS DE ONDINA	Salvador - BA

NOME DA FRANQUIA:			
PLANTA BAIXA - TÉRREO - SUBESTAÇÃO - DETALHE			
ÁREA TÉCNICA:		ETAPA:	
ELÉTRICA		PROJETO EXECUTIVO	
DATA:	ESCALA DO DESENHO:	DESENHO:	CONFERIDO POR:
07/2016	1/25	THIAGO ALVES	=